


Схема расположения границ публичного сервитута на кадастровом плане территории №4

Приложение № \_\_\_\_\_ к постановлению администрации г. Чебоксары от " \_\_\_\_\_ " \_\_\_\_\_ № \_\_\_\_\_

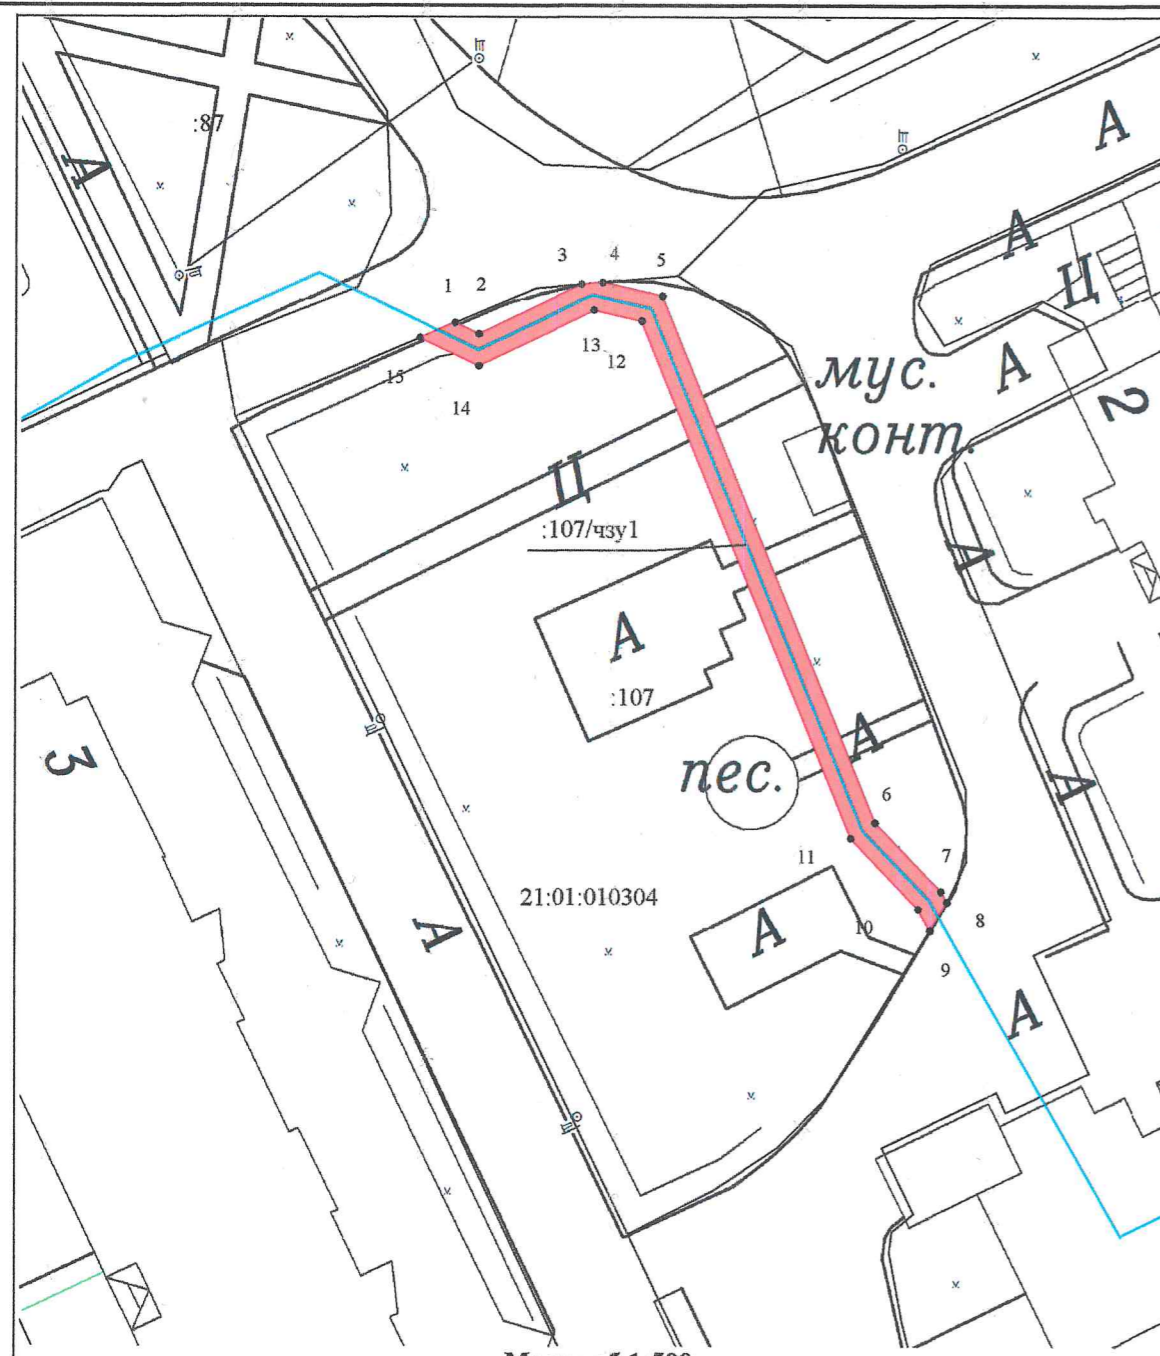

Масштаб 1:500

Условные обозначения:

- - Часть границы, местоположение которой определено при выполнении кадастровых работ
- - Характерная точка границы, сведения о которой позволяют однозначно определить ее местоположение на местности
- - Существующая часть границы, имеющиеся в ЕГРН сведения о которой достаточны для определения ее местоположения
- :243 - Кадастровый номер земельного участка
- 21:01:030203 - Номер кадастрового квартала
- :57172/чзу1 - Образуемая часть земельного участка

Геоданные

№ п/п	Имя точки	X, м	Y, м	№ п/п	Имя точки	X, м	Y, м
:107/чзу1 (площадь 127 кв.м.)				9	9	409 280,23	1 225 971,39
1	1	409 322,57	1 225 938,06	10	10	409 281,71	1 225 970,55
2	2	409 321,77	1 225 939,72	11	11	409 286,62	1 225 965,81
3	3	409 325,25	1 225 946,87	12	12	409 322,69	1 225 951,11
4	4	409 325,37	1 225 948,36	13	13	409 323,45	1 225 947,76
5	5	409 324,41	1 225 952,57	14	14	409 319,55	1 225 939,72
6	6	409 287,73	1 225 967,51	15	15	409 321,52	1 225 935,61
7	7	409 282,92	1 225 972,16	1	1	409 322,57	1 225 938,06
8	8	409 282,17	1 225 972,59				

Кадастровый квартал	21:01:010304
Местоположение части земельного участка	Чувашская Республика - Чувашия, г. Чебоксары
Категория земель	Земли населенных пунктов
Площадь части земельного участка 21:01:010304:107/чзу1	127 кв. м
Часть земельного участка сформирована для размещения кабельной линии 0,4 кВ (Прокладка ЛЭП-0,4 кВ от ТП-505 до нежилого помещения № 3 по б-ру Юности, д.2, г. Чебоксары)	
Система координат: МСК-21	

Схема расположения границ публичного сервитута на кадастровом плане территории							
Объект: часть земельного участка							
Заказчик: ГУП Чувашской Республики "ЧГЭС"							
Минпромэнерго Чувашии							
Должность	Фамилия	Подпись	Дата	Адрес: Чувашская Республика - Чувашия, г. Чебоксары	Стадия	Лист	Листов
Ген. директор	Токмолаева Д.И.	<i>[Подпись]</i>	25.09.2024		-	1	1
Нач. отдела	Яценко И.Ю.	<i>[Подпись]</i>	25.09.2024				
Исполнитель	Казанбаева В.В.	<i>[Подпись]</i>	25.09.2024	М 1:500	ООО "НПП "Инженер"		