

**Проект планировки и проект
межевания территории для
размещения линейного объекта
«Вынос участка ВЛ-110 кВ «Южная-1-
2» отпайка на ПС -110/6 кВ «Западная»**



Университет

38

Новый корпус ЧГУ
Смер А. Пушкина

38Б

4В «Брайдер»

Контур

Контур

49

Садовое товарищество
«Журналист»

К/с «Лесной»

улица Красногорская

Садовое товарищество
«Хвост»

Троллейбусный парк

44

48

340
«Ремстрой»

60
ГК «Город-строитель»

52

Автомобильный
«Автодом»

3А

3
Контур-Экспо

Территория
завода
«Контур»

Дерево
Протоп...

ул. Красногорская

улица Красногорская

улица Тельмана

Река Чебоксары

Садовое товарищество
«Колос»

Строительство
паркингов комплекса
Поляны 1А

Микрор.
6А

улица Эльмена

улица Эльмена

улица Энтузиастов

21к1
пол.14

21к2
пол.13

23к1
пол.12

25
пол.17

19к2
пол.14/1

19

21
пол.6

23
пол.6/1

пол.15

19А

Стройка
Площ. 4

Стройка
Площ. 5

пол.18

19

18

17

15

13

11

17

15

13

11

17

15

13

11

17

15

13

11

17

15

13

11

17

15

13

11

17

40

27

23

16

16


16

16

16

16



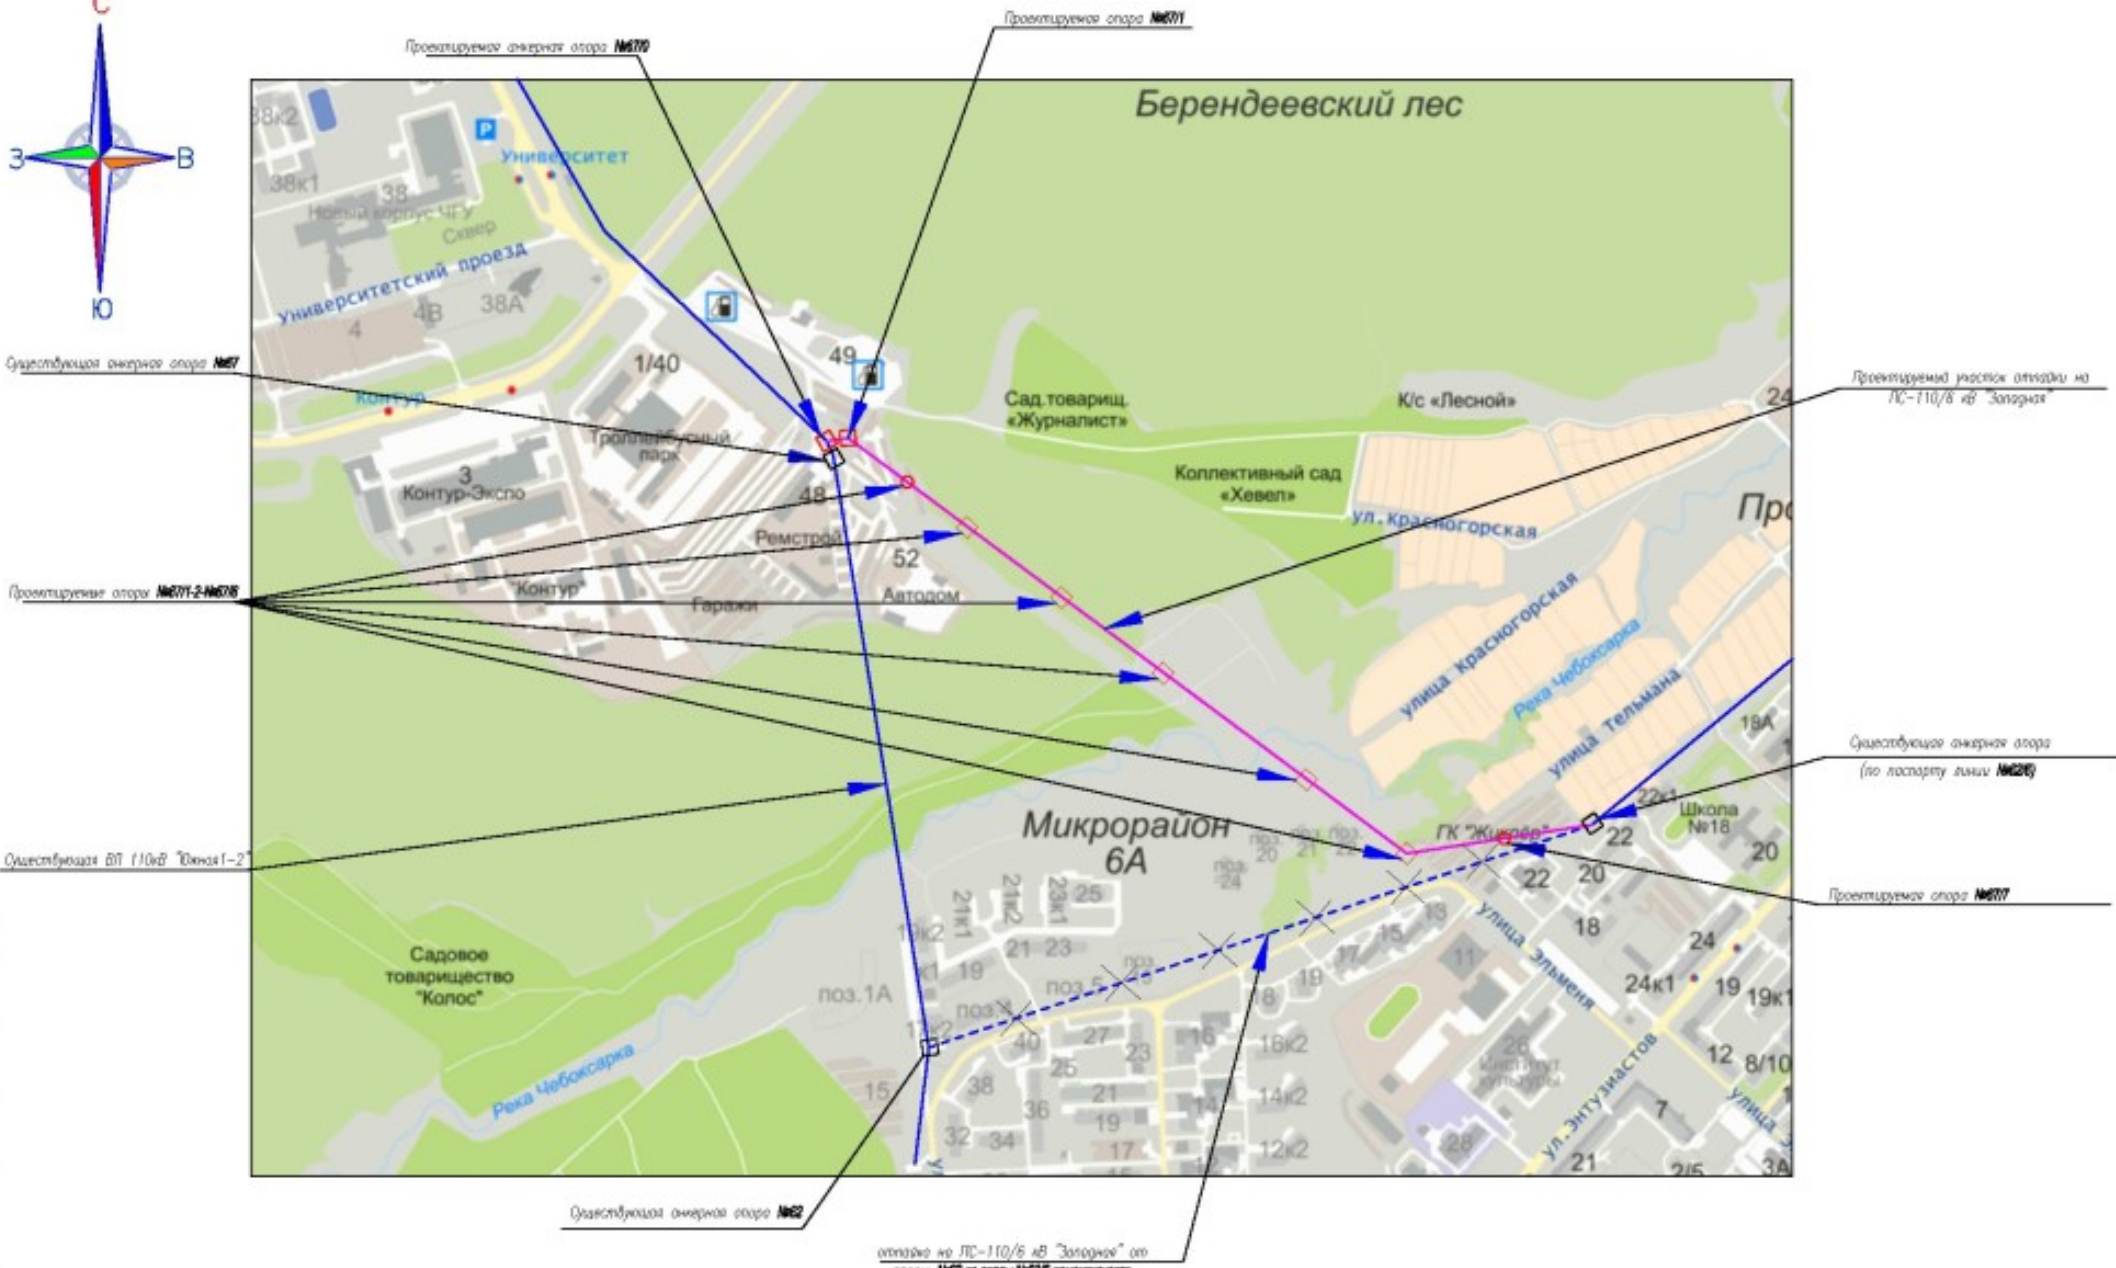

Существующая линия опора №67

Проектируемая опора №671-2-№670

Существующая ВЛ 110кВ "Южная-2"

Проектируемая опора №670

Проектируемая опора №671

Проектируемый участок отдачи на ЛС-110/6 кВ "Золотая"

Существующая опора (по плану линии №626)


Проектируемая опора №677

Существующая опора №62

отдача на ЛС-110/6 кВ "Золотая" от опора №62 до опора №626 проектируется

СОГЛАСОВАНО
Исполн. подп. (Подпись и дата) Исполн. ИМ/М

					Заявщик: ООО "Владостройреконвент"		33/2015-П/П		
					Вид: участок ВЛ-110кВ "Южная-2" отдачи на ЛС-110/6кВ "Золотая", прокладываемый по ул. Чибоксарга-ул. Эльмена (ВЛ-110кВ)				
Имя	Фамилия	Линия	Подпись	Дата	Степень	Вид	Вид		
ИМ/М	Андреев				П/П	1			
Андреев	Андреев								
И.И.И.	Андреев				Схема расположения элементов плановой структуры.			ООО "ИМ/М" город	

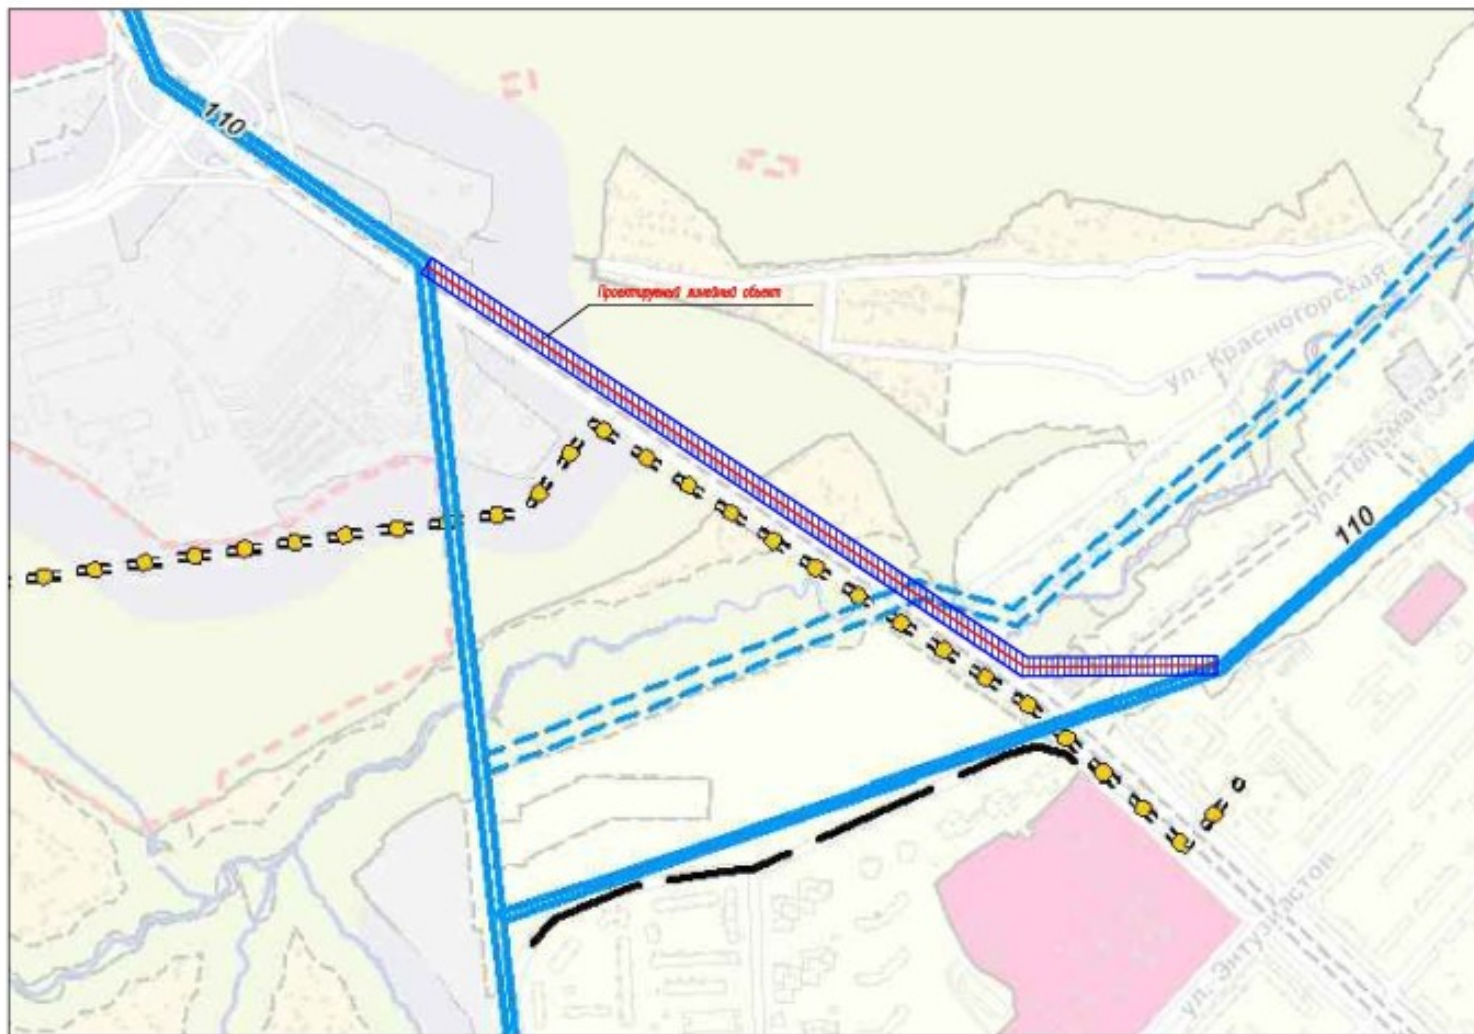


Символ	Описание	Символ	Описание	Символ	Описание
[Symbol]	Границы: границы территории	[Symbol]	Транспортная инфраструктура: Асфальт	[Symbol]	Объекты инженерной инфраструктуры: Электролинии
[Symbol]	границы земель	[Symbol]	Федерального значения	[Symbol]	ЭЭП 35 кВ
[Symbol]	земли государственного фонда	[Symbol]	регионального значения	[Symbol]	ЭЭП 110 кВ
[Symbol]	земли промышленности, энергетики, транспорта, связи, радиосвязи, телекоммуникаций, информационных технологий, земель для обеспечения космической деятельности, земель обороны, безопасности и земель иного специального назначения	[Symbol]	Улично-дорожная сеть	[Symbol]	ЭЭП 220 кВ
[Symbol]	Специальные территории: земли населенных пунктов	[Symbol]	магистральные узлы объектов магистральной сети	[Symbol]	Электростанция тепловая (ЭС)
[Symbol]	земли населенных пунктов	[Symbol]	магистральные узлы районного значения	[Symbol]	Подстанции 35 кВ
[Symbol]	земли государственных учреждений	[Symbol]	узлы местного значения	[Symbol]	Подстанции 110 кВ
[Symbol]	земли промышленности и транспортной инфраструктуры	[Symbol]		[Symbol]	Подстанции 220 кВ
[Symbol]	земли сельскохозяйственного назначения	[Symbol]		[Symbol]	Газоснабжение: Газопровод распределительный
[Symbol]	земли рекреационного назначения	[Symbol]		[Symbol]	Газорегулирующий клапан (ГРП)
[Symbol]	земли специального назначения	[Symbol]		[Symbol]	Газорегулирующий пункт (ГРУ)
		[Symbol]		[Symbol]	Теплоснабжение: Теплотрасса централизованная
		[Symbol]		[Symbol]	Котельня
		[Symbol]		[Symbol]	Магистральное трубопроводное хозяйство (магистральные трубопроводы)
		[Symbol]		[Symbol]	Магистральная теплопровод

Заказчик: ООО "Волокностройдевелопмент" 33/2015-П/П					
Внесены участки ВР-110кВ "Векор-1-2" согласно на ПС-110/1кВ "Западный", расположенной по ул. Чернышевского-ул. Демкина (ВР-110кВ)					
Имя	Колл.	Лист	Лист	Подпись	Дата
Г/П	Новоселов	5		[Signature]	
Г/П	Андреев			[Signature]	
Архит.	Киселева			[Signature]	
Н. контр.	Андреев			[Signature]	
Дата размещения линейного объекта в структуре г. Чебоксары на основе проектно-сметного финансирования.					Страниц Лист Листов П/П 5
ООО "АМ" Мой город					Формат А2

СОГЛАСОВАНО

Имя, колл. Листов и дата (Имя, лист, дата)

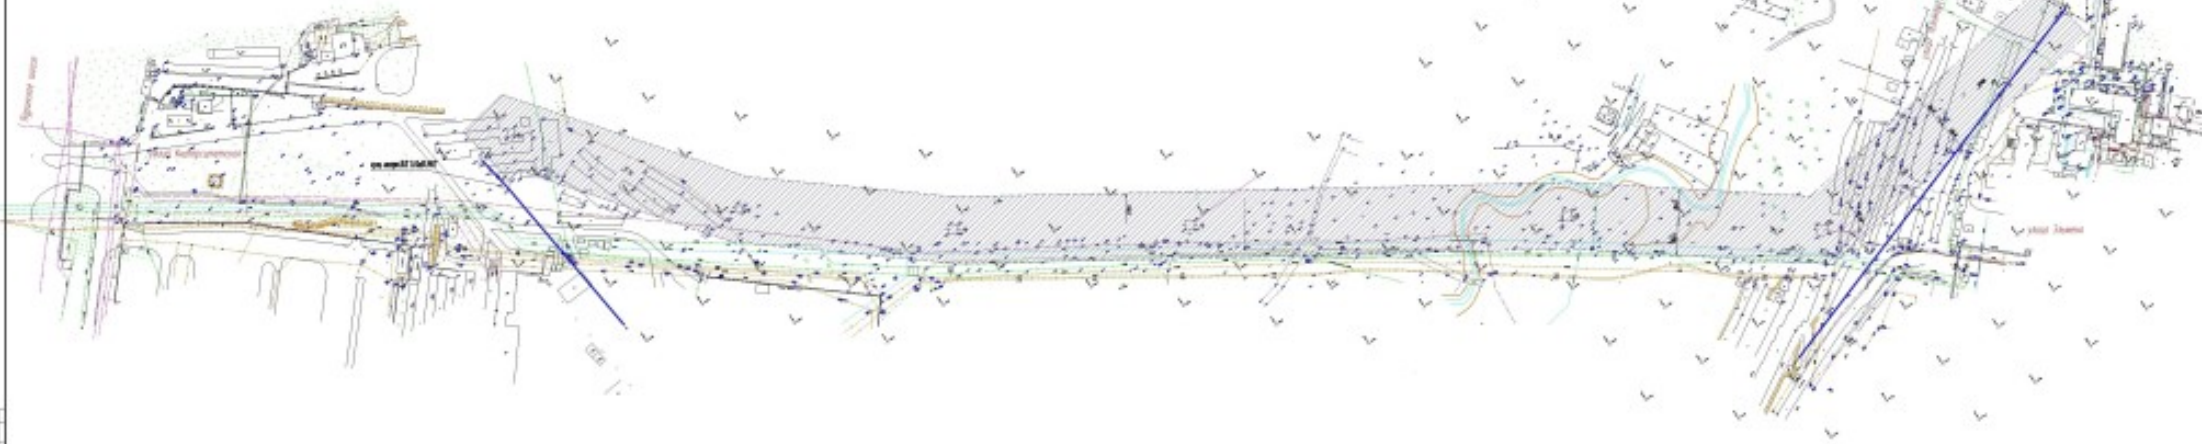


- Структуры изометрии сети
- Воздушная линия
 - Кабельная линия
 - Генератор
 - Кабельная линия
 - Кабельная линия
 - Сеть шин

- УСЛОВНО-СОКРАЩЕН
- Структура изометрии сети
 - Структура изометрии сети

№ документа	№ документа	№ документа	№ документа
1	2	3	4
5	6	7	8
9	10	11	12

Исполнитель: [Name]
Проверено: [Name]
Дата: [Date]

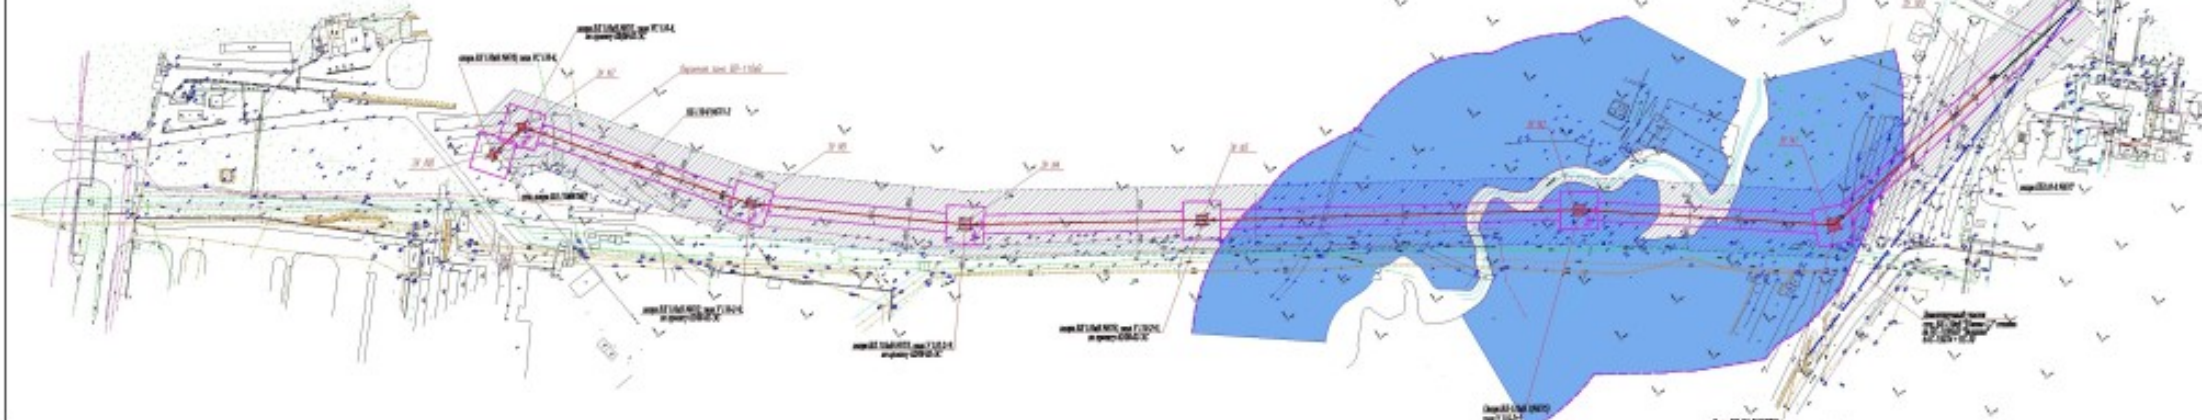

- Существующие инженерные сети:**
- Водопровод по-подземный
 - Канализация по-ветровая
 - Газопровод
 - Канализация ливневая
 - Кабельная линия
 - Сети улицы


УСЛОВНЫЕ ОБОЗНАЧЕНИЯ

- Структурная водопроводная линия напряжением 0,4 - 10 кВ
- Структурная канализационная линия напряжением 0,4 - 10 кВ
- Структурная кабельная линия напряжением 0,4 - 10 кВ
- Выкрасочная площадка
- Охранная зона (ОЗ) и зона санитарной охраны (ЗСО) объектов культурного наследия (ОКН) и объектов культурного наследия (ОКН)
- Граница охранной зоны объектов культурного наследия (ОКН)
- Границы территории объектов культурного наследия (ОКН)

Итого: 100%		2023-07	
Составлено: [Имя]		[Имя]	
Проверено: [Имя]		[Имя]	
[Имя]		[Имя]	
[Имя]		[Имя]	



Уровень моря, метры над уровнем моря		
Высота отметки	Высота, м н. у.	Высота, м н. у.
0.00	0.000	0
0.10	0.100	10
0.20	0.200	20
0.30	0.300	30
0.40	0.400	40
0.50	0.500	50
0.60	0.600	60
0.70	0.700	70
0.80	0.800	80
0.90	0.900	90
1.00	1.000	100

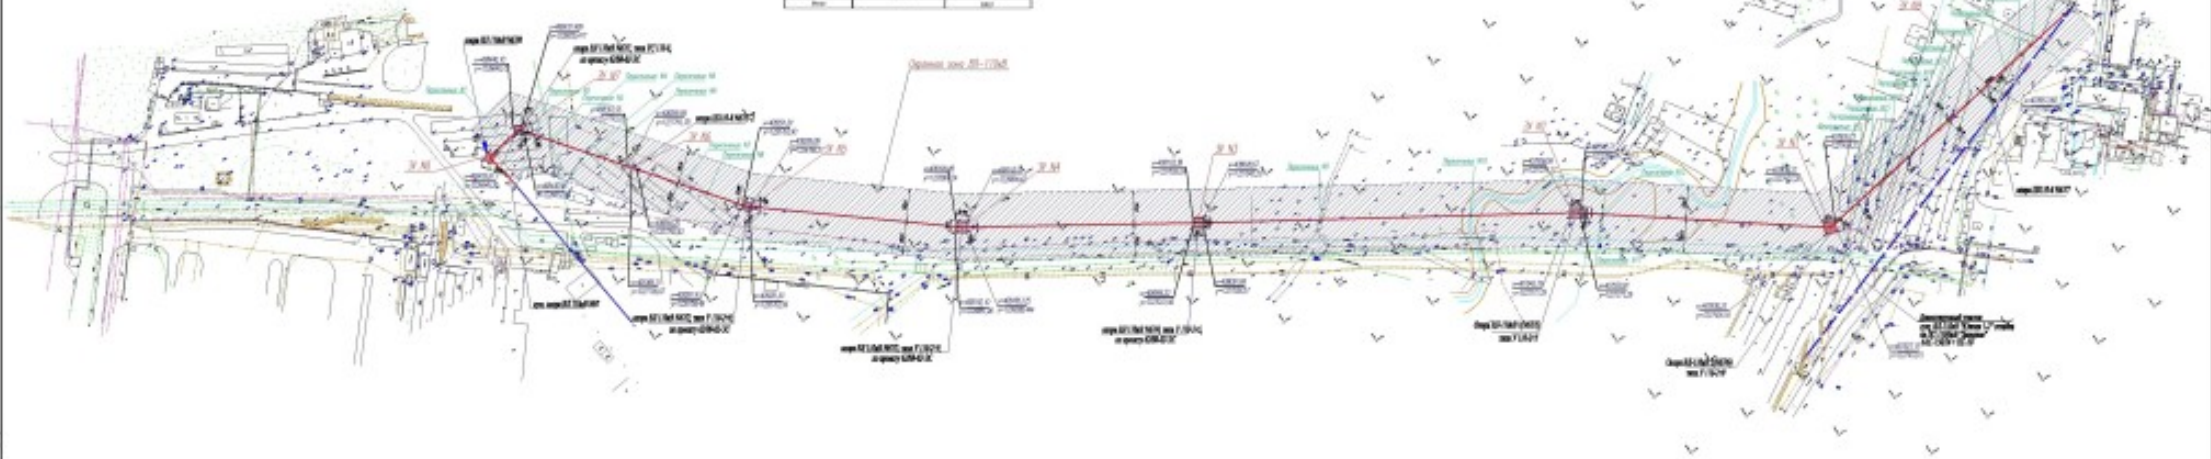

Существующие инженерные сети:


- Канализация коллекторная
- Канализация колодезная
- Газопровод
- Канализация ливневая
- Кабельные линии
- Сети связи

УСЛОВНЫЕ ОБОЗНАЧЕНИЯ

- Структурная кабельная линия напряжением 0,6/1 (0,6) кВ
- Структурная кабельная линия напряжением 10 (10) кВ
- Структурная кабельная линия напряжением 35 (35) кВ, оптоволоконная
- Структурная кабельная линия напряжением 110 (110) кВ, оптоволоконная
- Структурная кабельная линия напряжением 110 (110) кВ, оптоволоконная

- Граница охранной зоны кабельной линии напряжением 0,6/1 (0,6) кВ
- Граница охранной зоны кабельной линии напряжением 10 (10) кВ


Исполнитель		Дата	
И.И.И.	И.И.И.	И.И.И.	И.И.И.
И.И.И.	И.И.И.	И.И.И.	И.И.И.
И.И.И.	И.И.И.	И.И.И.	И.И.И.
И.И.И.	И.И.И.	И.И.И.	И.И.И.

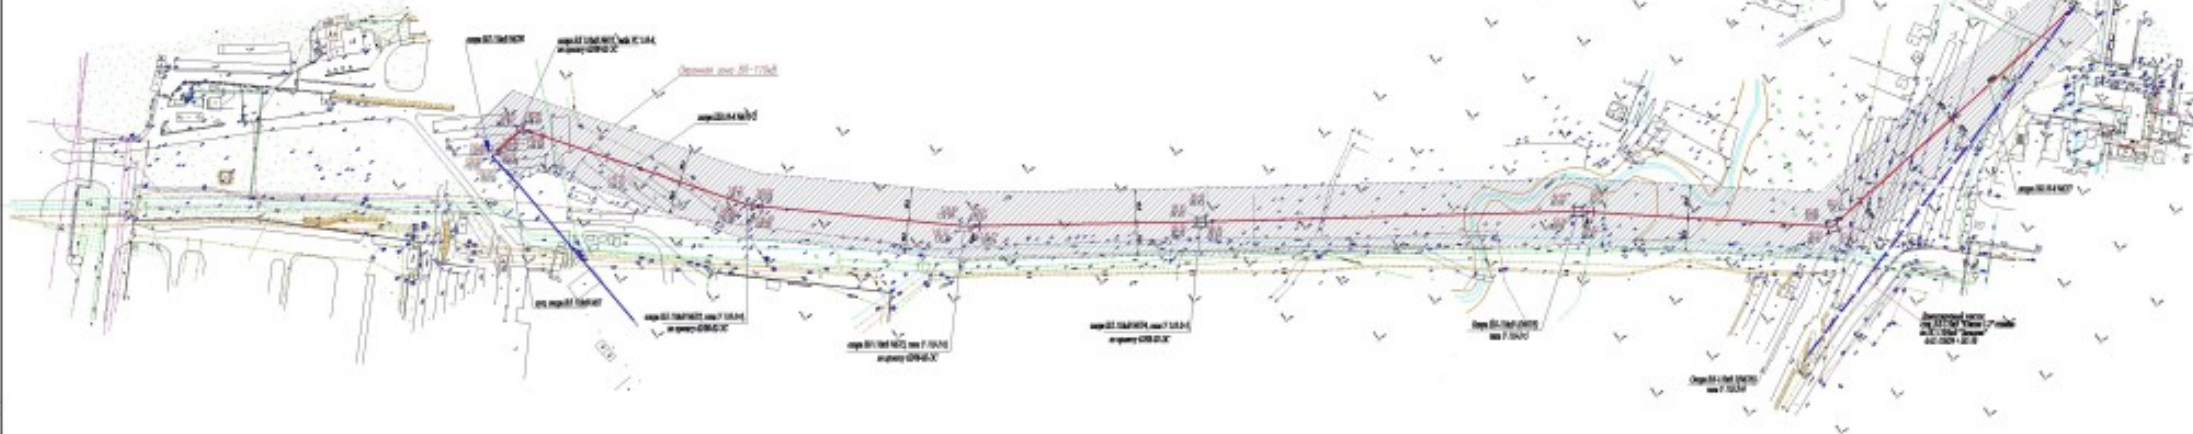

- Существующие инженерные сети:
- Водопровод холодный
 - Канализация по-блочной
 - Газопровод
 - Канализация ливневая
 - Кабельная линия
 - Сети связи

- Устройства и сооружения:
- Система водоснабжения
 - Проектируемая водоснабжающая линия
 - Система водоснабжения
 - Сеть связи
 - Ограждение территории

Исполнитель: ООО «Специализированная проектная организация»		Лист: 1/1	
Масштаб: 1:500		Дата: 2014 г.	
Инженер: [подпись]		Проверил: [подпись]	
[подпись]		[подпись]	

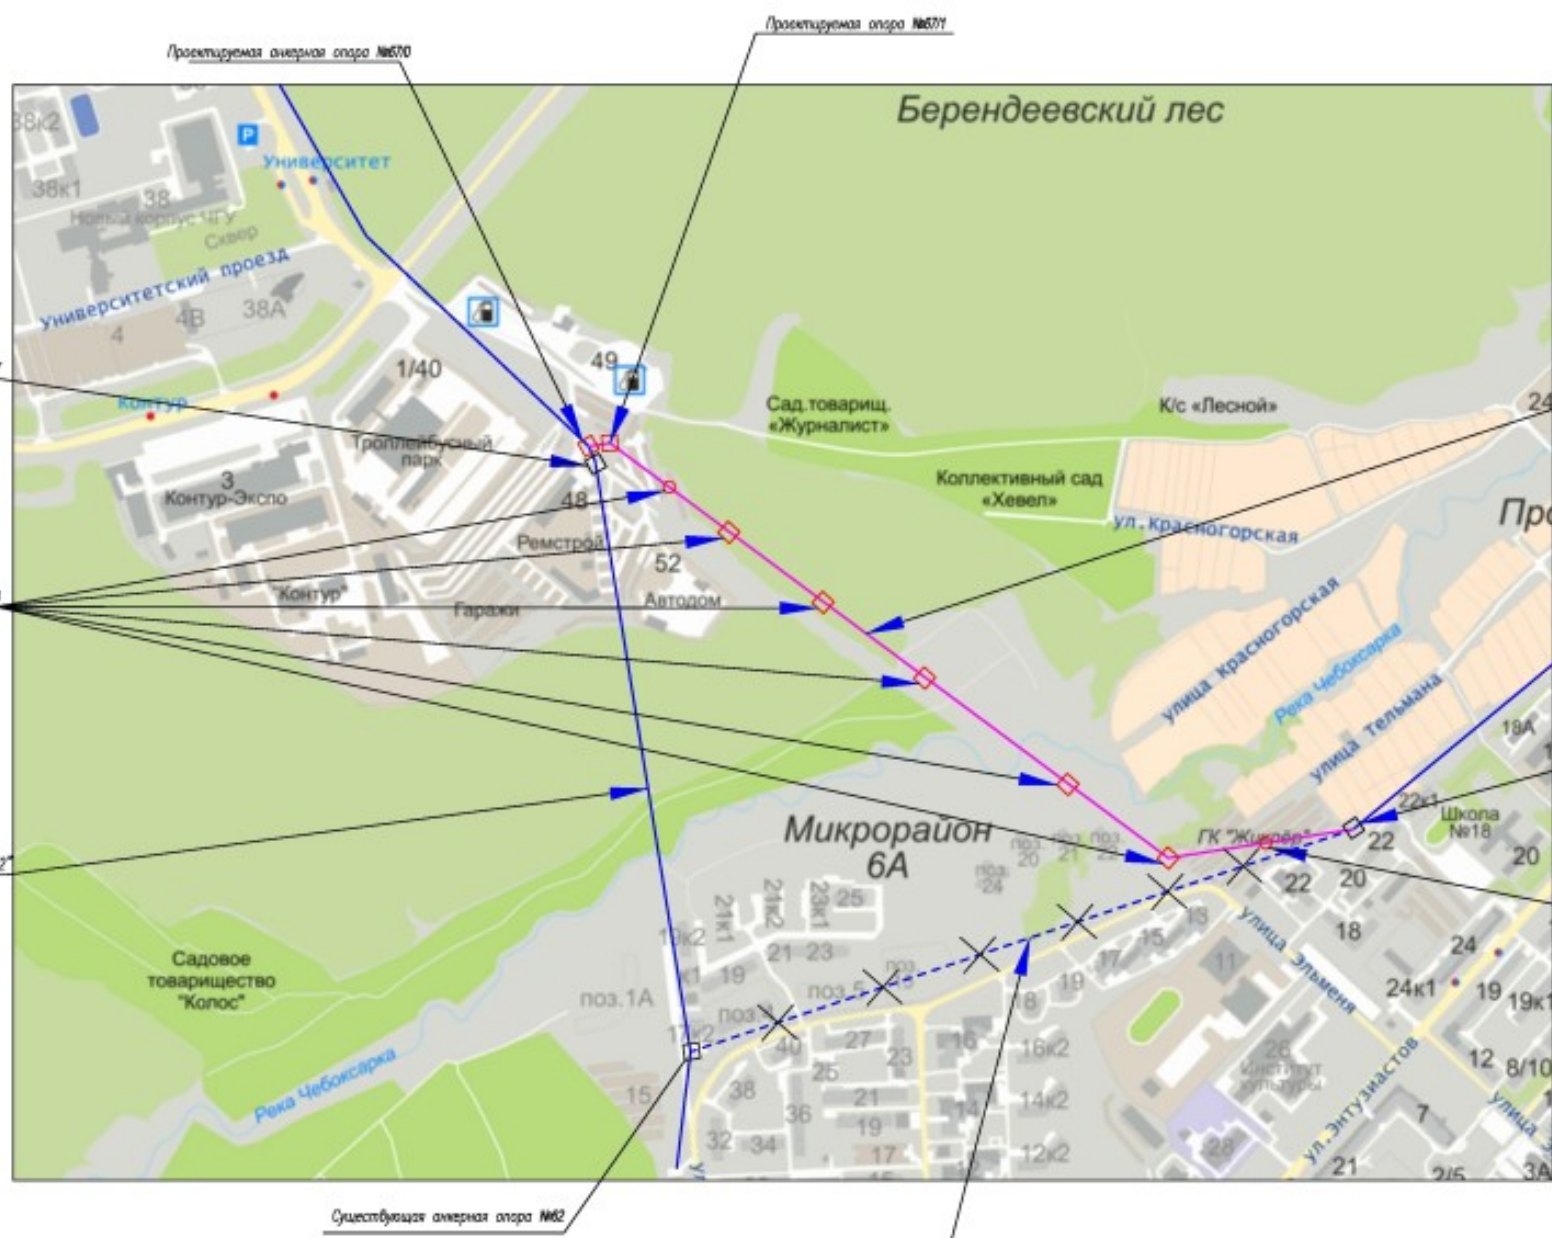

Проектируемая опора №670

Проектируемая опора №671

Существующая опора №67

Проектируемые опоры №671-2-№678

Существующая ВЛ 110кВ "Южная-2"

Существующая опора №62

Проектируемый участок отапки на ЛС-110/6 вВ "Западная"

Существующая опора (по паспорту линии №626)

Проектируемые опоры №677

отапка на ЛС-110/6 вВ "Западная" от опоры №62 до опоры №670 проектируется

СОГЛАСОВАНО

Иванов Игорь Петрович и другие (Иванов Иван Иванович)

Заказчик: ООО "Волжстройразвитие" 33/2015-ПМТ					
Внес участка ВЛ-110кВ "Южная-1-2" отапки на ЛС-110/6 вВ "Западная", пролегающей по ул. Чернышевского-ул. Энгельса (ВЛ-110кВ)"					
Имя	Колл.	Имя	Подпись	Дата	Страницы
ПМТ		Новоселов			Листы
Авт.		Андреев			ПМТ 1
Н. контр.		Андреев			Ситуационная схема размещения линейного объекта.
					ООО "ИМ"Мод город"
Формат А2					

